


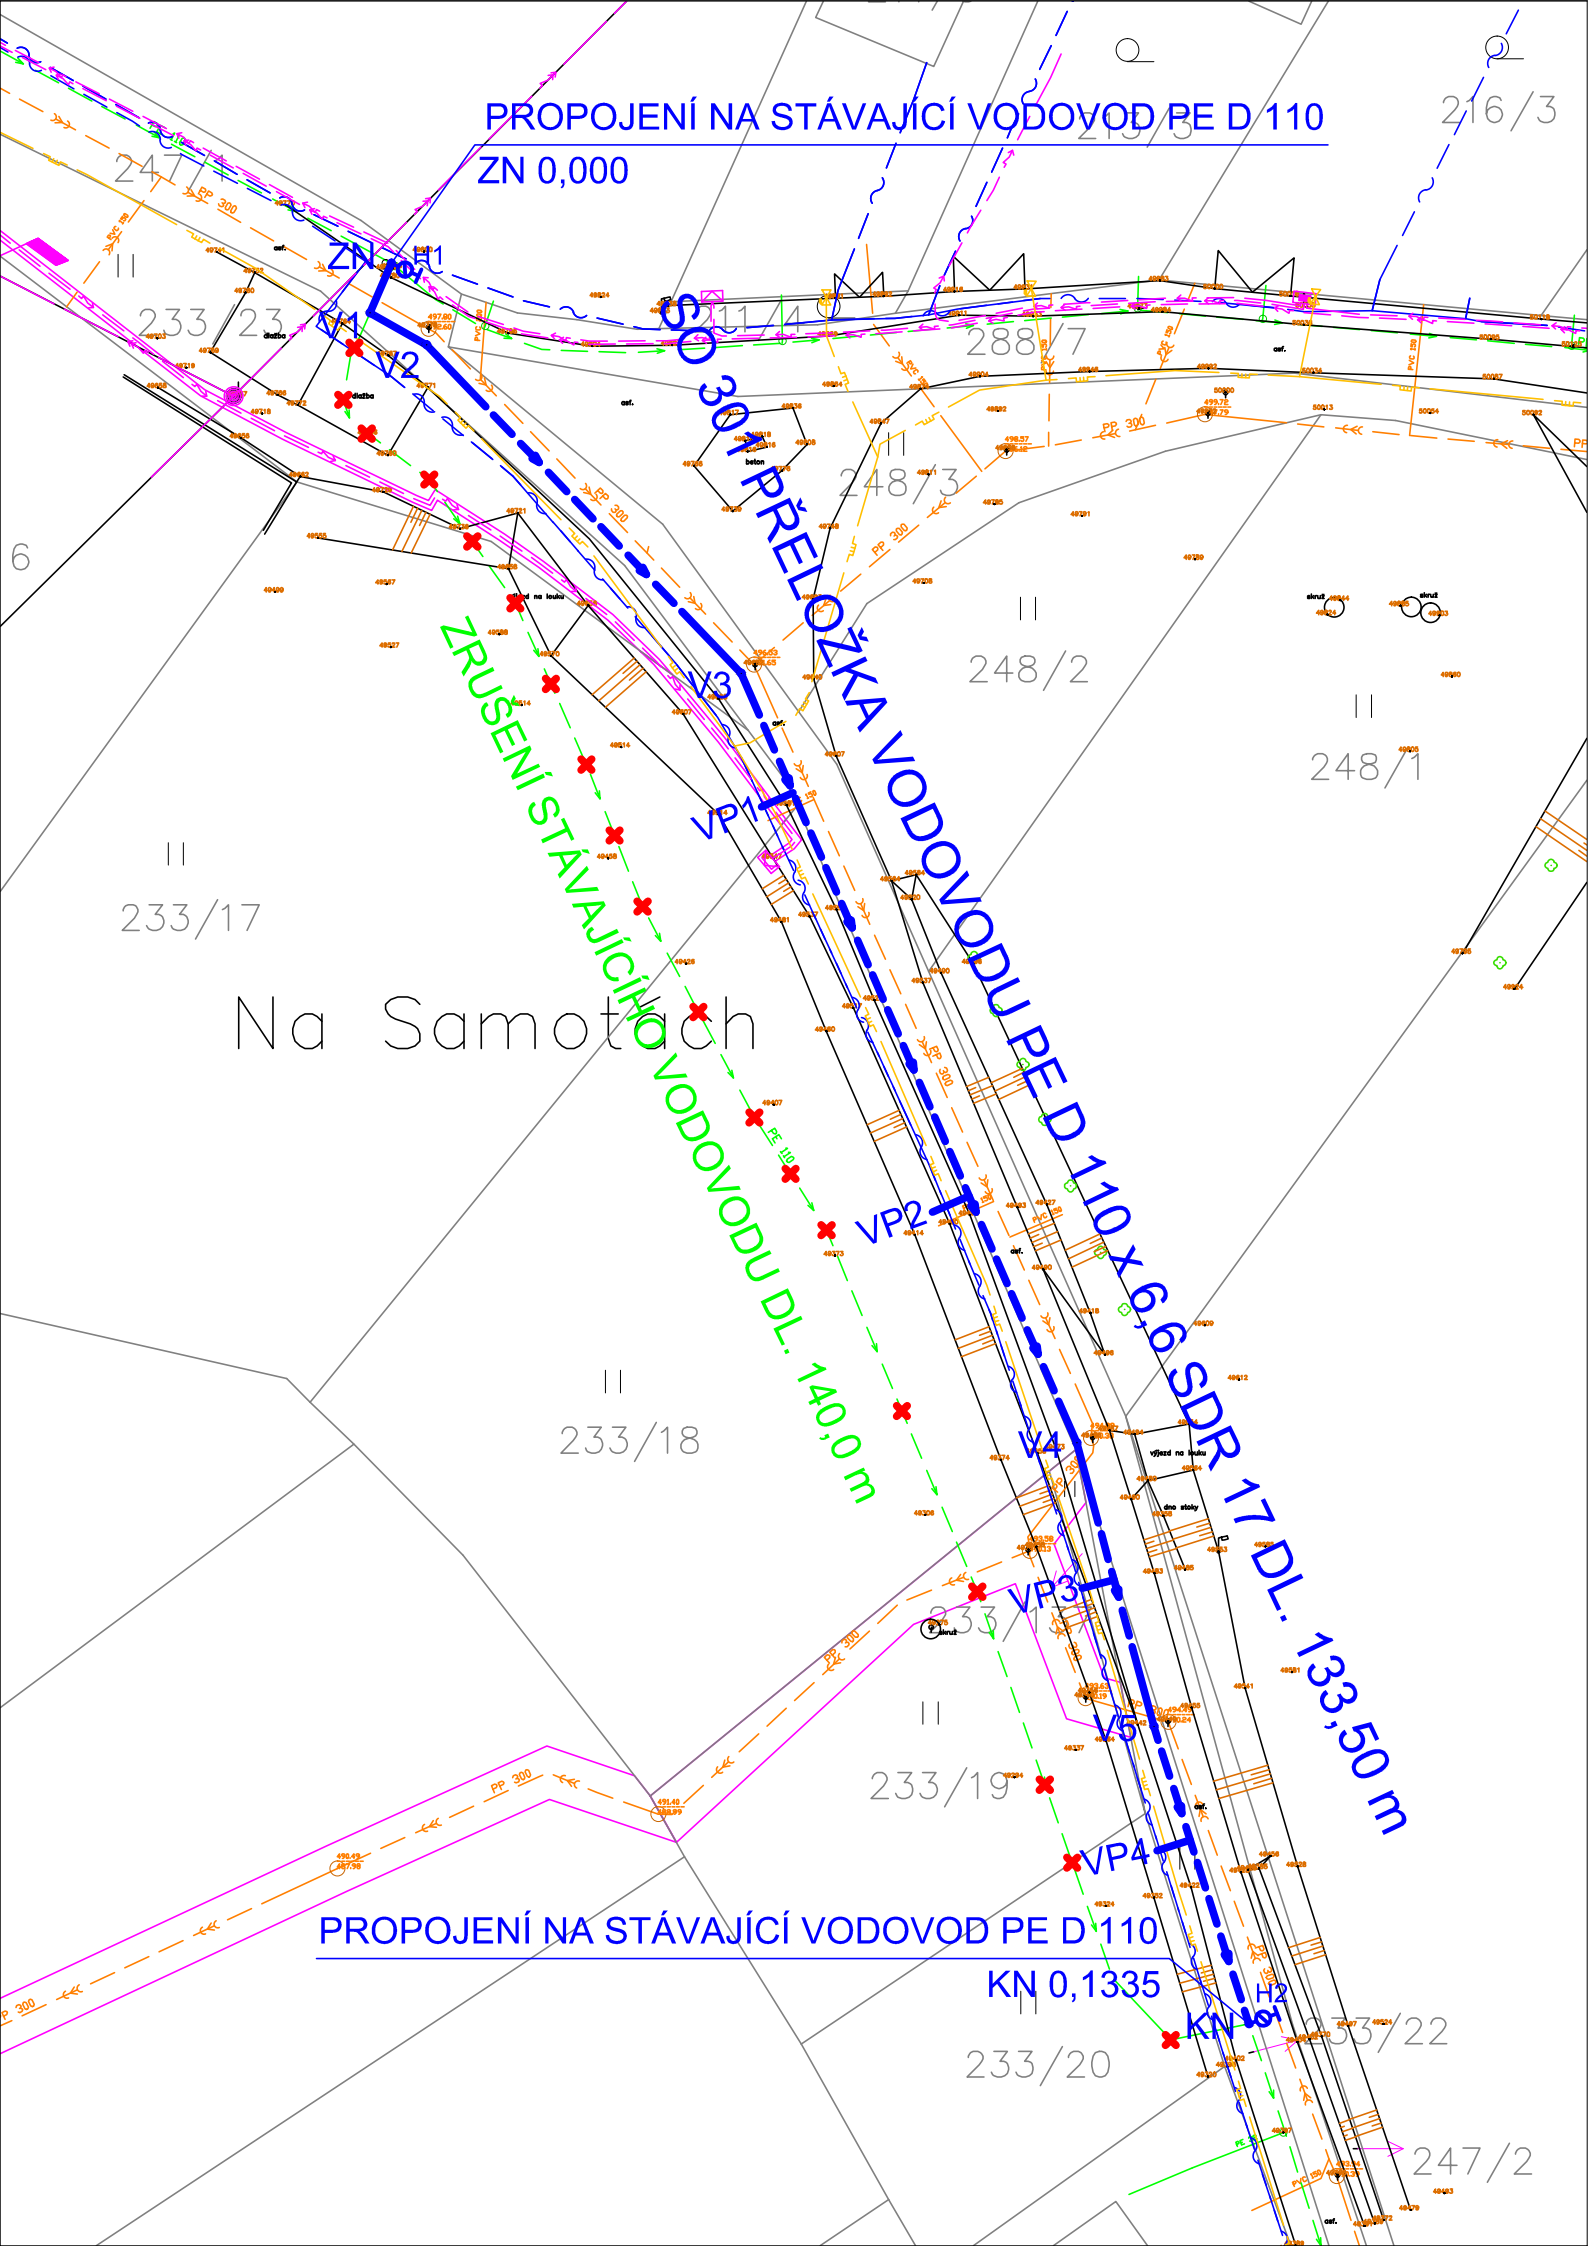

Vytyčovací body JTSK

BOD Y X

SO 301 PŘELOŽKA VODOVODU PE D 110

ZN	750970.69	1166856.20
V1	750972.10	1166859.49
V2	750968.36	1166861.60
V3	750947.55	1166883.31
V4	750925.36	1166934.21
V5	750920.25	1166952.97
KN	750913.96	1166972.63

SEZNAM STAVEBNÍCH OBJEKTŮ:

301 PŘELOŽKA VODOVODU PE D 110

LEGENDA:


HRANICE KN

STAV

- PODZ. VEDENÍ NN EG.D
- NADZ. VEDENÍ VN EG.D
- PODZ. VEDENÍ CETIN
- PODZ. VEDENÍ VO
- STL PLYNOVOD GAS DIST.
- KANALIZACE JEDNOTNÁ ČEVAK
- VODOVOD ČEVAK

NÁVRH

- VODOVOD
- VODOVODNÍ PŘÍPOJKA
- ZRUŠENÍ VODOVODU

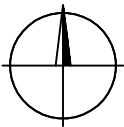

POZNÁMKA:

ZÁKRES INŽ. SÍTÍ NESLOUŽÍ JAKO VYTYČOVACÍ VÝKRES. POLOHU SÍTÍ NUTNO NECHAT VYTÝČIT PŘÍSLUŠNÝM SPRÁVCEM A HLOUBKU OVĚŘIT KOPANÝMI SONDAMI

POZNÁMKA K VH ČÁSTI:

VEŠKERÁ NAPOJOVACÍ MÍSTÁ JE NUTNO OVĚŘIT SONDAMI PRO UPŘESNĚNÍ SKUTEČNÉ POLOHY A HLOUBKY
SOUŘADNICOVÝ SYSTÉM: S-JTSK, VÝŠKOVÝ SYSTÉM: BALT p.v.

FML	ING.VÁCLAV FREUDL Projektová a obchodní kancelář Čechova 59, 370 01 České Budějovice	VEDOUcí PROJEKTANT:	Ing. Václav Freudl
		ZODPOVĚDNý PROJEKTANT:	Ing. Václav Freudl
AKCE:	OBEC DUBIČNÉ PŘELOŽKA VODOVODU NA SAMOTÁCH	VYPRACOVAL:	Ing. Lukáš Freudl
		INVESTOR:	Obec Dubičné Dubičné 15 373 71 Rudolfov
		STUPEŇ PD:	POVOLENÍ STAVBY
NÁZEV VÝKRESU:	SITUACE STAVBY, VYTÝČENÍ	MĚŘÍTKO: 1:500	FORMÁT: 2 A4
		DATUM: 05/2025	PŘÍLOHA č.: C.2